



ÚPRAVY KORYTA POTOKA - PŮDORYS
M 1:100

VYTYČOVACÍ SITUACE

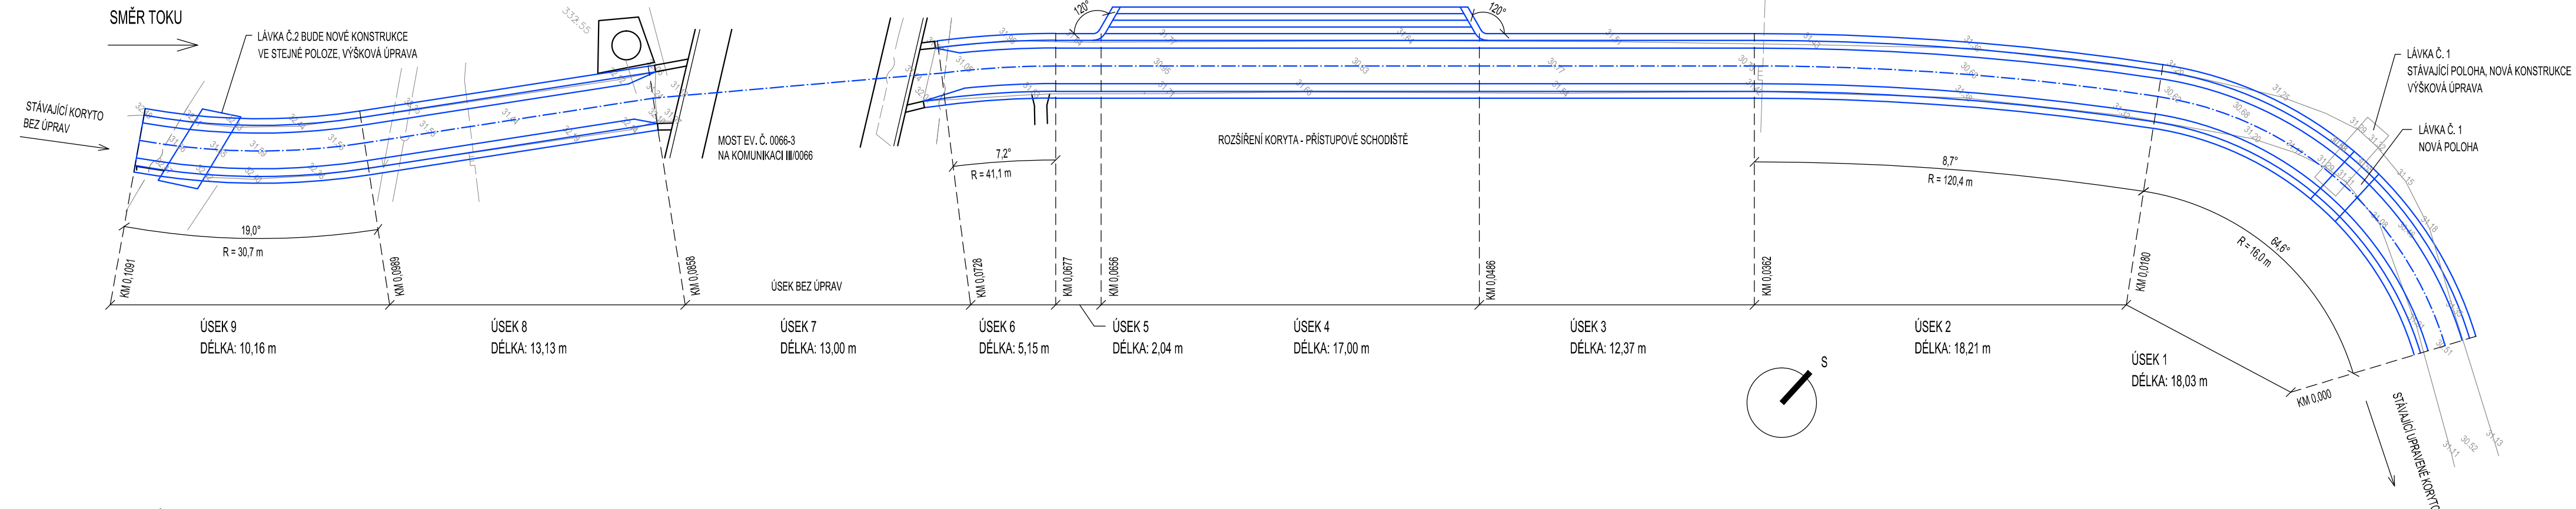

PODÉLNÝ PROFIL

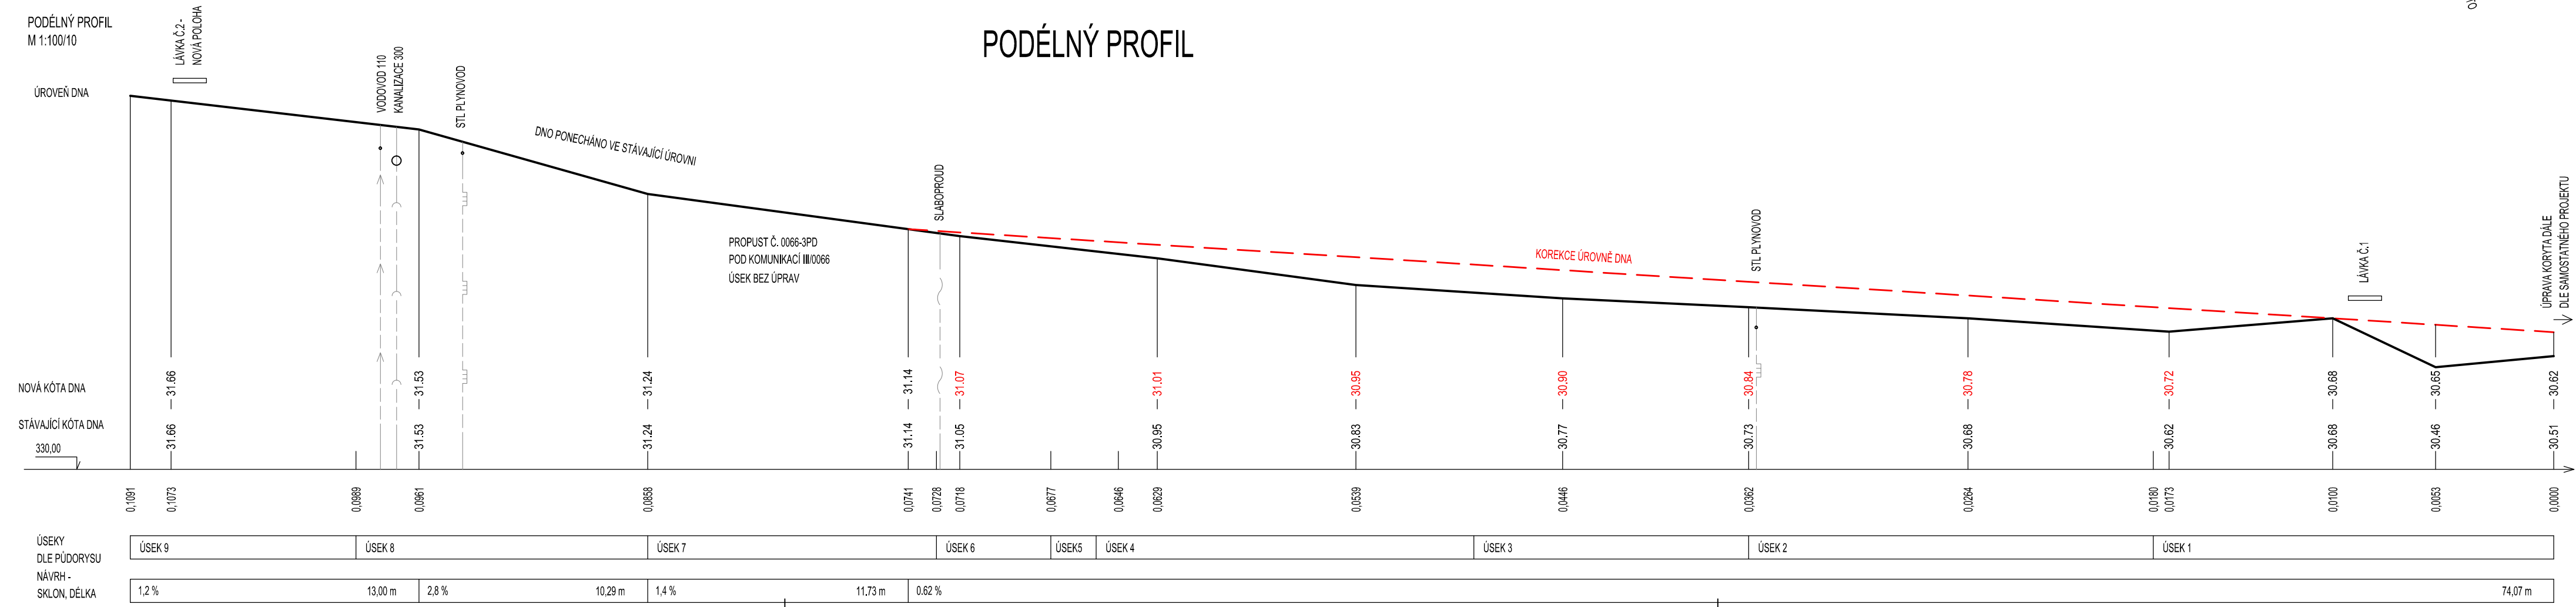

název stavby Revitalizace Posvícenské návsi, Hostouň			
místo stavby Hostouň u Prahy	investor Obec Hostouň u Prahy, 27353 Hostouň u Prahy		
generální projektant milota MILOTA Kladno s.r.o. Huťská 1557 272 01 Kladno IČO: 2529964 www.milota.cz Tel.: 312 829 202	zpracovatel autorizace		
číslo zakázky 937	číslo zakázky zpracovatele		
revize	datum		
odpovědný projektant Ing. J. Chmelka	podpis		
hlavní inženýr projektu Ing. M. Chramosta	podpis		
vypracoval Ing. P. Rákosníková	podpis		
kontroloval Ing. M. Chramosta	podpis		
schema	stupeň dokumentace STAVEBNÍ POVOLENÍ, PROVEDENÍ STAVBY kód DSP/DPS		
	část D. Dokumentace stavebních objektů		
	stavební objekt SO 301 Revitalizace Sulovického potoka		
	profesní díl		
	název přílohy Podélný profil		
datum 06/2020	měřítko 1:200/20	formát 14 A4	paré
část D	objekt 2	list .301.	revize 3