




PŮDORYS

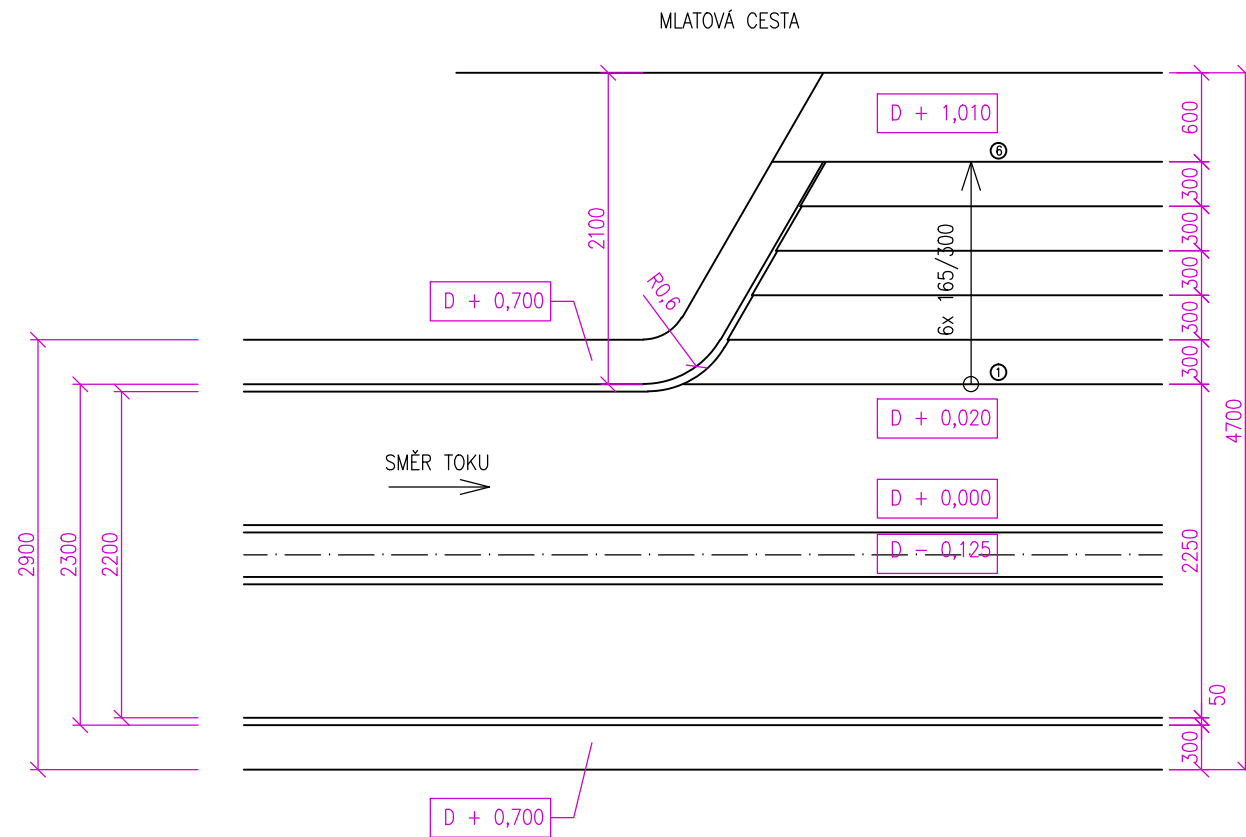

ŘEZ

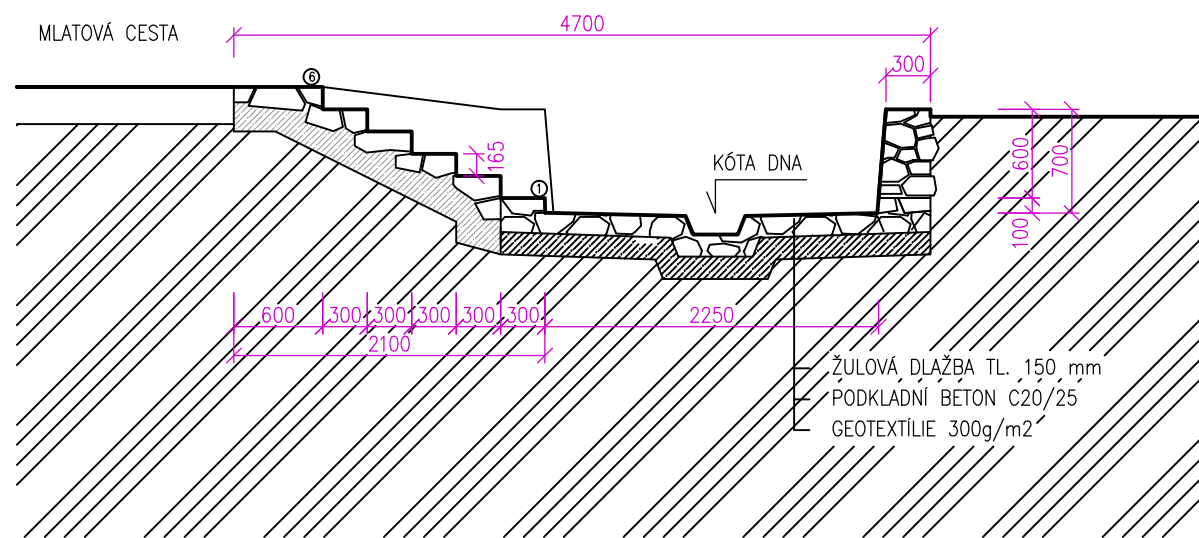

název stavby Revitalizace Posvícenské návsi, Hostouň			
místo stavby Hostouň u Prahy	investor Obec Hostouň u Prahy, 27353 Hostouň u Prahy		
generální projektant  MILOTA Kladno spol. s r.o. Huťská 1557 272 01 Kladno IČO: 47550961 www.milota.cz Tel.: 312 829 202	zpracovatel	autorizace	
číslo zakázky 937	číslo zakázky zpracovatele	podpis	
revize	odpovědný projektant Ing. J. Chmelka	podpis	
datum	hlavní inženýr projektu Ing. M. Chromosta	podpis	
	vypracoval Ing. P. Rákosníková	podpis	
	kontroloval Ing. M. Chromosta	podpis	
schema	stupeň dokumentace STAVEBNÍ POVOLENÍ, PROVEDENÍ STAVBY	kód DSP/DPS	
	část D. Dokumentace stavebních objektů		
	stavební objekt SO 301 Revitalizace Sulovického potoka		
	profesní díl		
	název přílohy Přístupové schodiště		
datum 06/2020	měřítko 1:50	formát 2 A4	paré
část D	objekt 2	díl .301.	příloha 5